



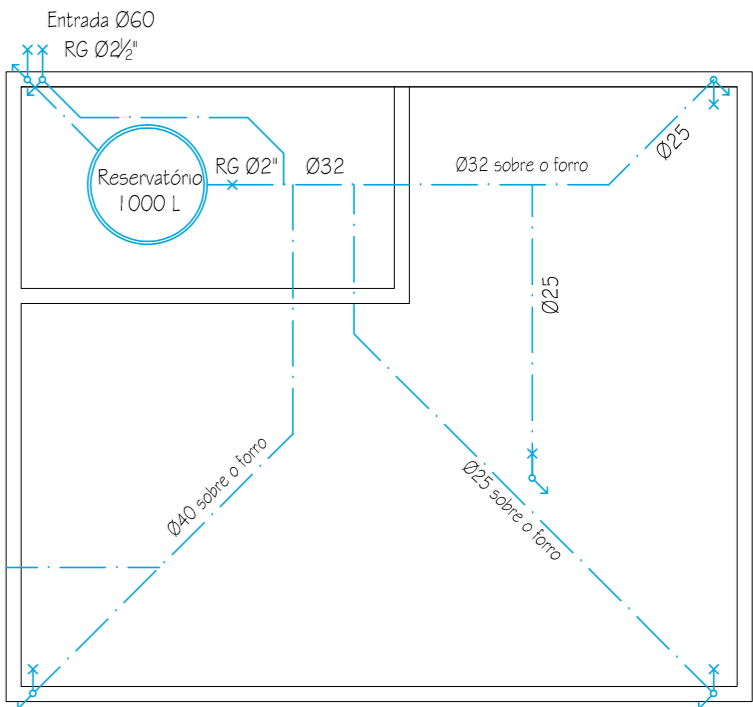

LEGENDA - Hidráulico	
CDA	Caixa de descarga acoplada
PC	Pia de Cozinha
LB	Tanque Lava Botas (h=0,40m)
BL	Balcão Lavatório
LV	Lavatório
CH	Chuveiro
TQ	Tanque de lavagem (h=0,60m)
TJ	Torneira de jardim
CAF	Coluna de água fina
RP	Registro de pressão
RG	Registro gaveta
AF	Água Fria
	Tubulação sobre o forno (AF)
	Tubulação horizontal embutida na alvenaria (AF)
	Tubulação vertical (desce) embutida na alvenaria (AF)
	Tubulação vertical (sobe) embutida na alvenaria (AF)
	Registro de gaveta (n=2,00m) (AF)
	Registro de pressão (n=1,20m) (AF)
	Tubulação vertical (sobe) embutida na alvenaria (Gás)
	Tubulação vertical (desce) embutida na alvenaria (Gás)
	Tubulação sobre o forno (Gás)

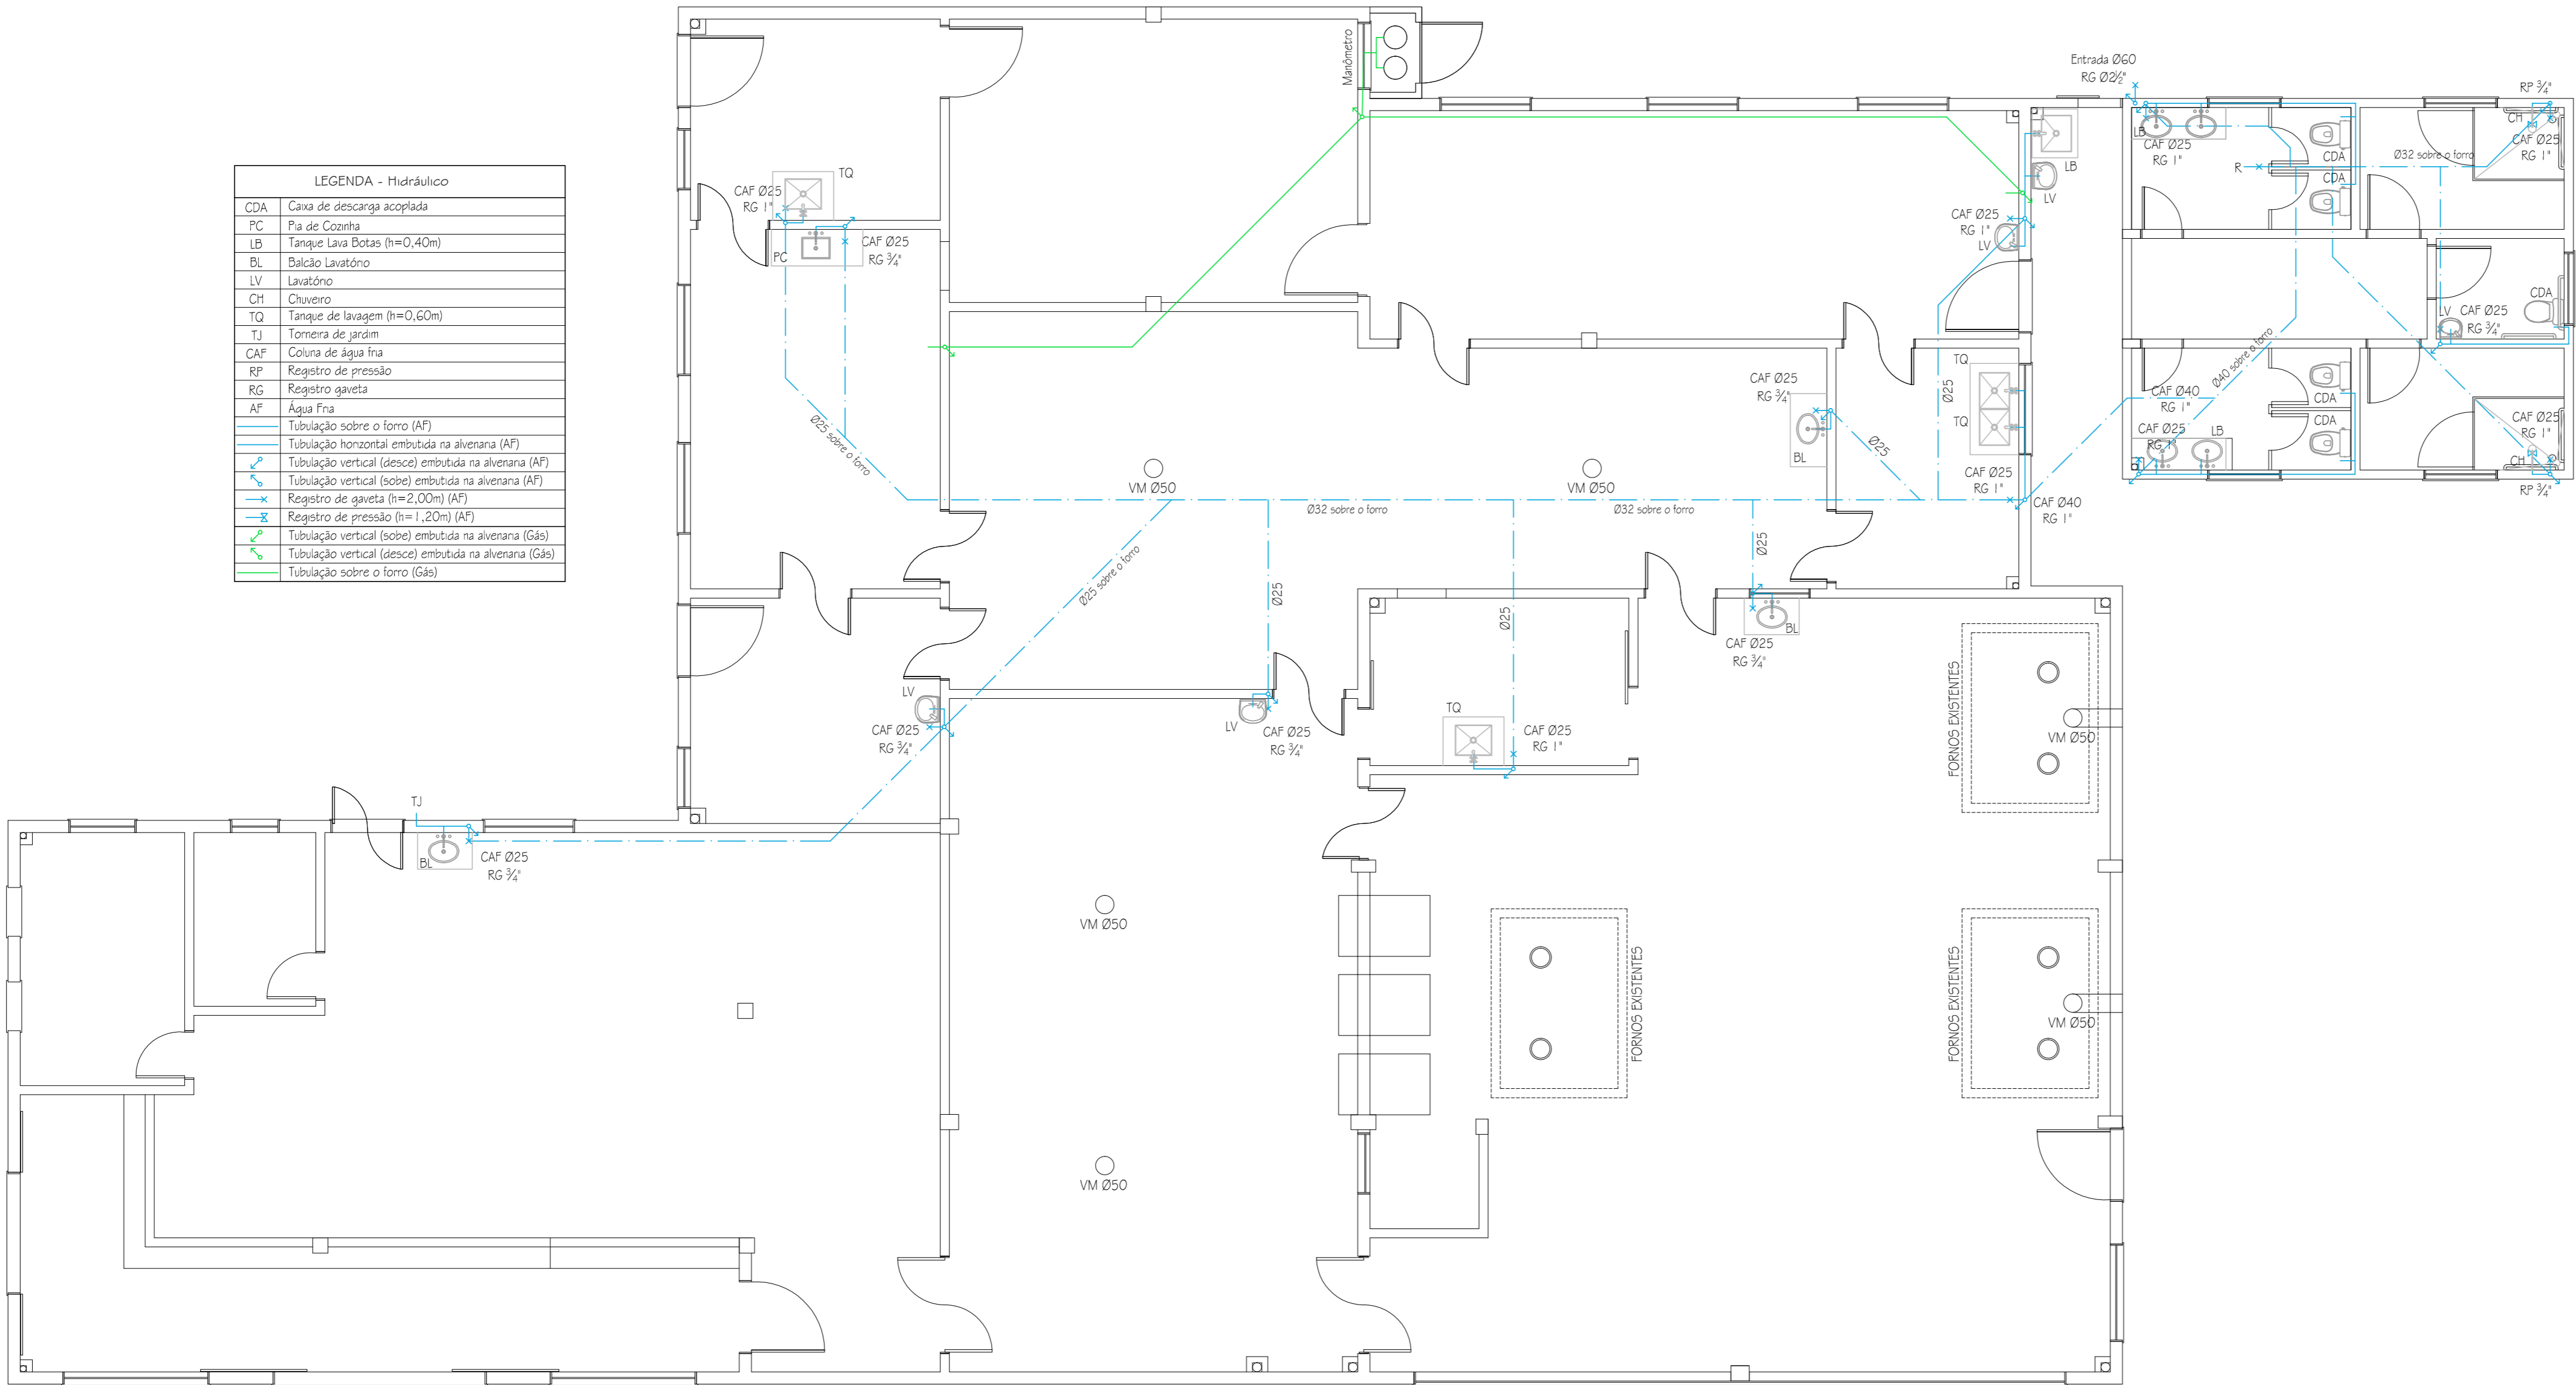

PLANTA BAIXA  
Esc: 1/75

Prefeitura Municipal de

Rolante

Projeto Hidráulico e Gás

obra: Pavilhão das Cuqueiras - Parque Municipal de Eventos

local: Rua Júlio Kohlarusch, 524 - Centro

prancha: Planta Baixa

extensão/área: 665,10m<sup>2</sup>

escala: 1/50

unidade: centímetro

data: Ago/2016

nº: 01

Ademir Gomes Gonçalves  
Prefeito Municipal

Silmar S. de Melo  
Eng. Civil CREA/RS 126.804-d