


LEGENDA			LEGENDA		
SÍMBOLO	PLACA	DESCRIÇÃO	SÍMBOLO	PLACA	DESCRIÇÃO
	SAIDA	SAIDA DE EMERGENCIA		EXT-1	EXTINTOR GÁS CARBÔNICO CO ₂
	SAIDA	SAIDA DE EMERGENCIA		EXT-2	EXTINTOR PÓ QUÍMICO SECO ABC
	SAIDA	SAIDA A ESQUERDA		EXT-3	EXTINTOR ÁGUA PRESSURIZADA
	SAIDA	SAIDA A DIREITA		EXT-4	EXTINTOR PÓ QUÍMICO SECO BC
	SAIDA	SAIDA A FRENTE		AL-1	ACIONADOR MANUAL DO ALARME DE INCÊNDIO
	SAIDA	SAIDA DE EMERGENCIA ESCADA		AL-2	CENTRAL DE ALARME DE INCÊNDIO
	10º	NÚMERO DE PAVIMENTO		H-1	HIDRANTE SIMPLES
		LUMINÁRIA 3W-30 LEDS		H-2	MOTOBOMBA DE INCÊNDIO
		BLOCO AUTÔNOMO DE ILUMINAÇÃO		AL-3	DISPOSITIVO DE RECALQUE
		AVISO SONORO E VISUAL		AL-4	RESERVA TÉCNICA DE INCÊNDIO
				AL-5	CENTRAL DE GLP

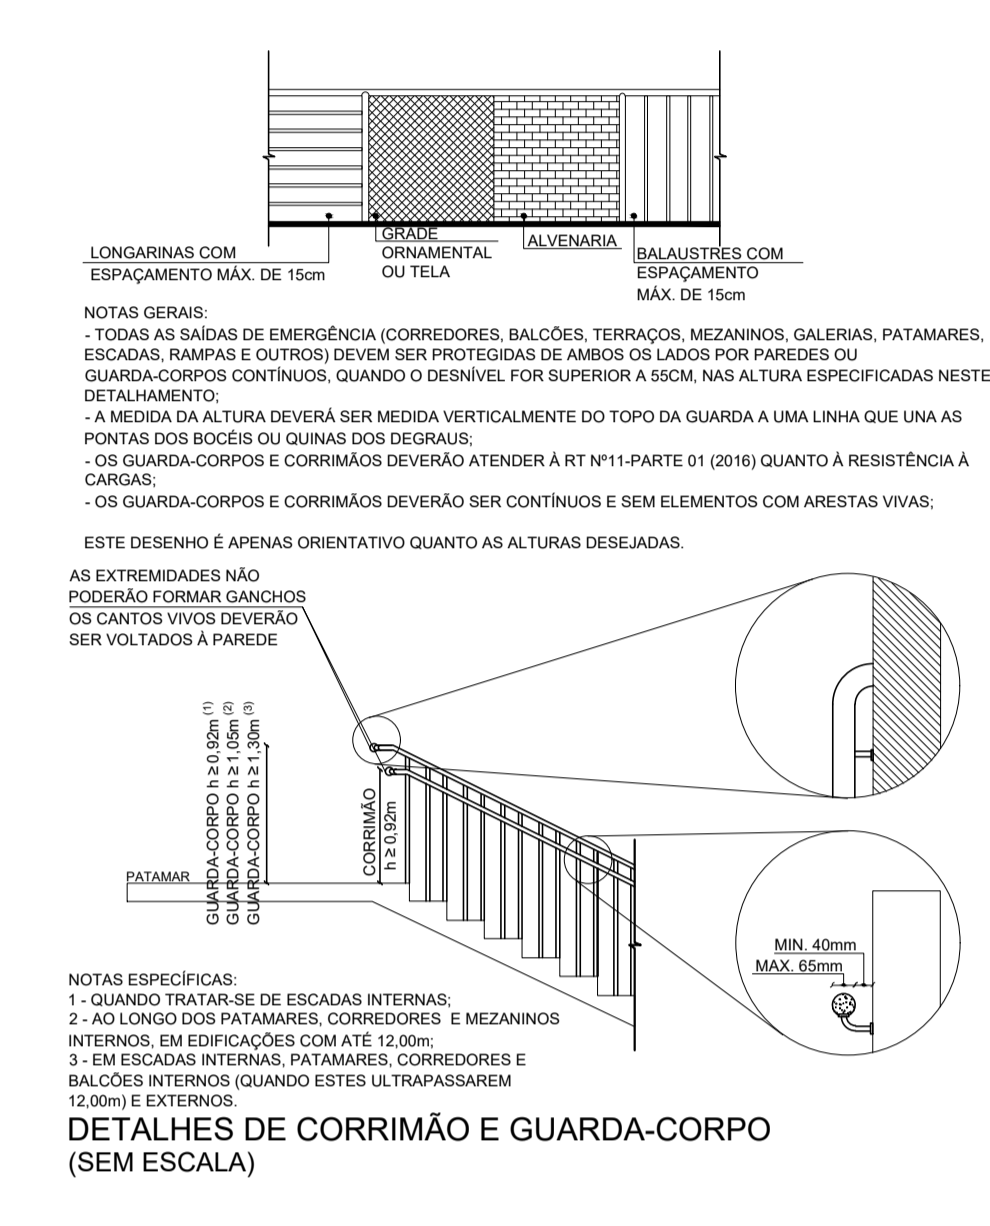

PLANTA BAIXA TÉRREO / LOCALIZAÇÃO
 A=2.779,44 m²
 ESCALA 1:75

Pág: _____ Rubricas: Resp. Técnico: _____ CBMRs: _____	
EMISSÃO: 00 DESCRIÇÃO:	REVISÃO: 28/10/2019 DATA: BRUNO RESPONSÁVEL:
PROJETO: E.M.E.F. HUGO ZIMMER S.M.E.E. ROLANTE	
LOCALIZAÇÃO: RUA PEDRO CARNEIRO PEREIRA, 281 - RIO BRANCO ROLANTE / RS	
PROJETO DE PREVENÇÃO E PROTEÇÃO CONTRA INCÊNDIO - PPCI	
DESCRIÇÃO: PLANTA BAIXA TÉRREO / LOCALIZAÇÃO	DATA: OUTUBRO/2019
PROPRIETÁRIO: PREFEITURA MUNICIPAL DE ROLANTE	RESPONSÁVEL TÉCNICO: ENGR. CIVIL BRUNO DIAMETTO ARANJAZ CREA: 102.270/2
ÁREA: 3.297,84 m²	REV.: 00
PRONCHIA: 2/2	